


新見市処理センター水質検査採取位置図

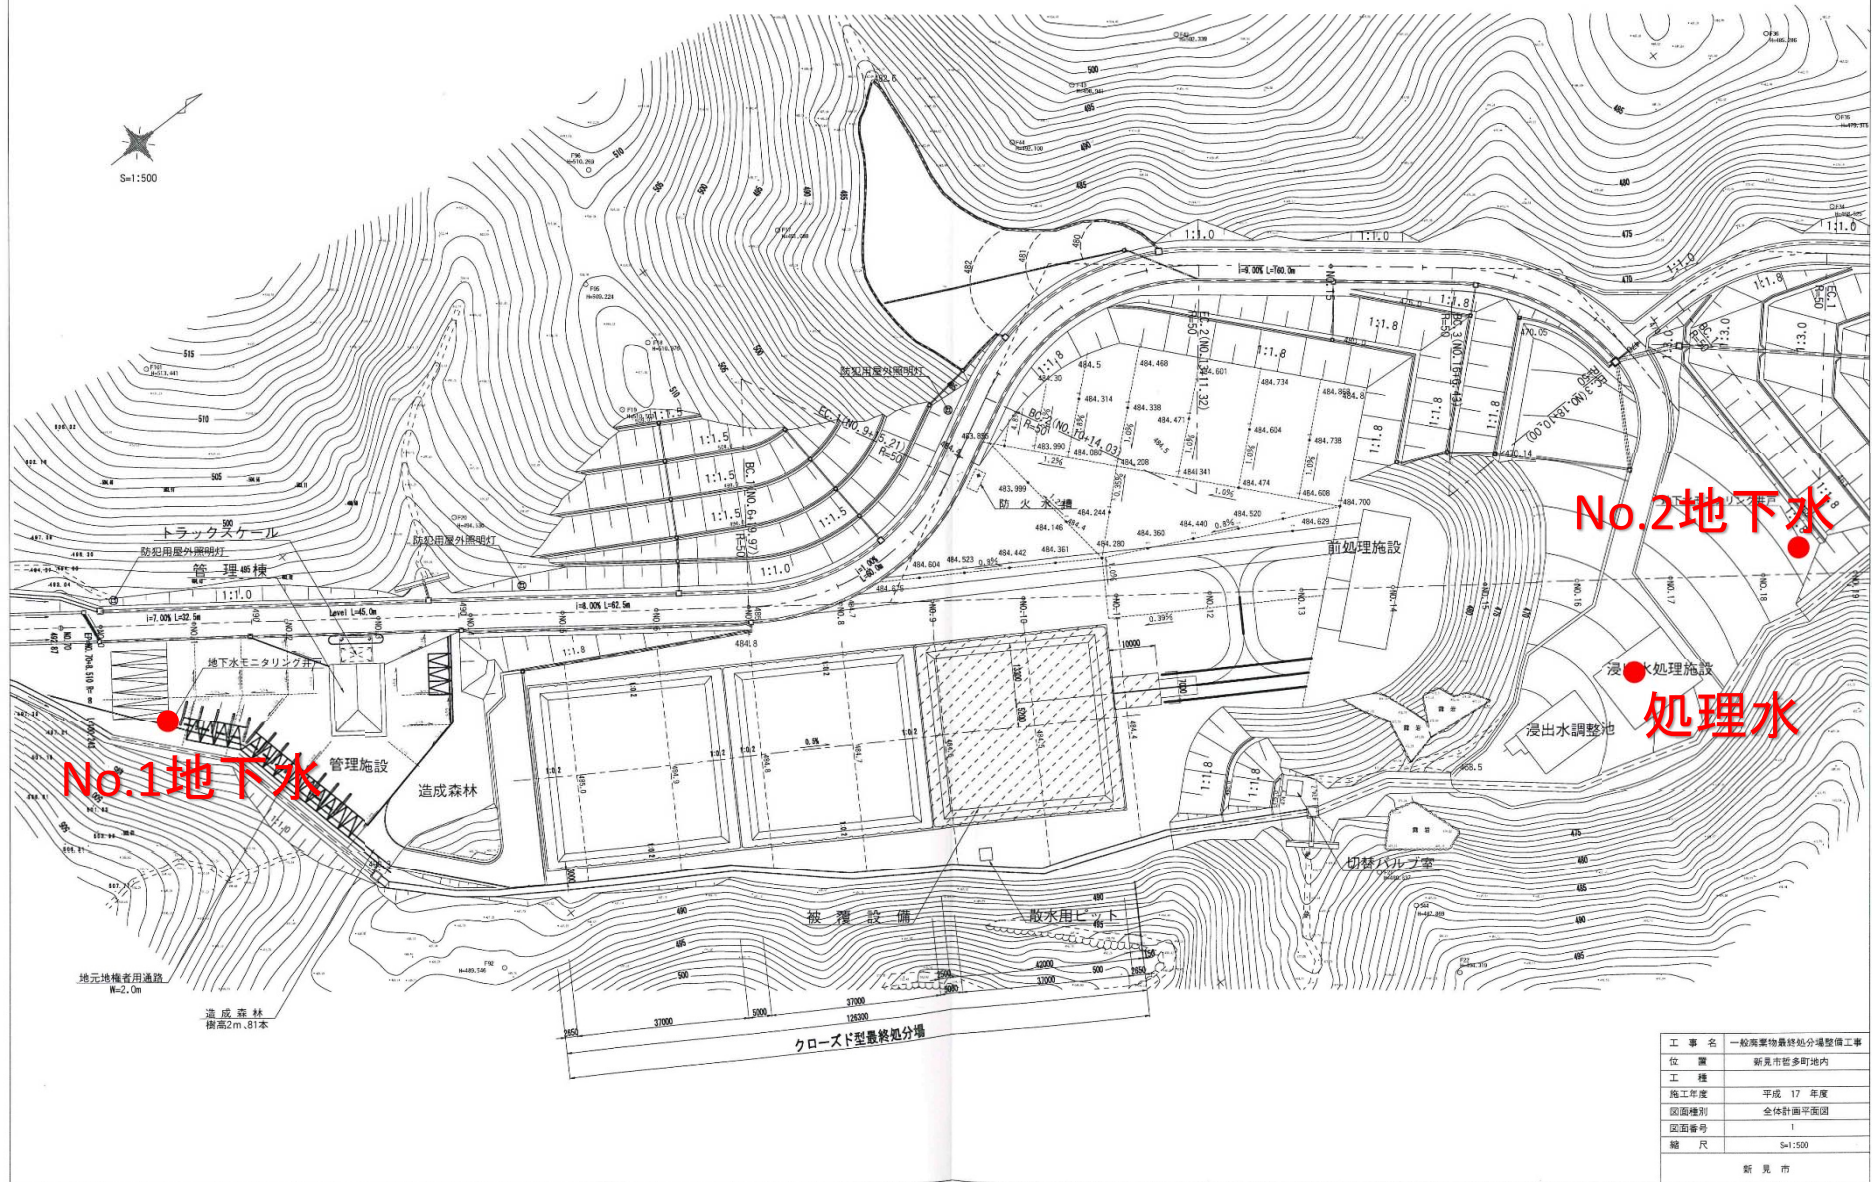

工事名	一般廃棄物最終処分場整備工事
位置	新見市笹多町地内
工種	
施工年度	平成 17 年度
図面種別	全体計画平面図
図面番号	1
縮尺	S=1:500
新見市	